



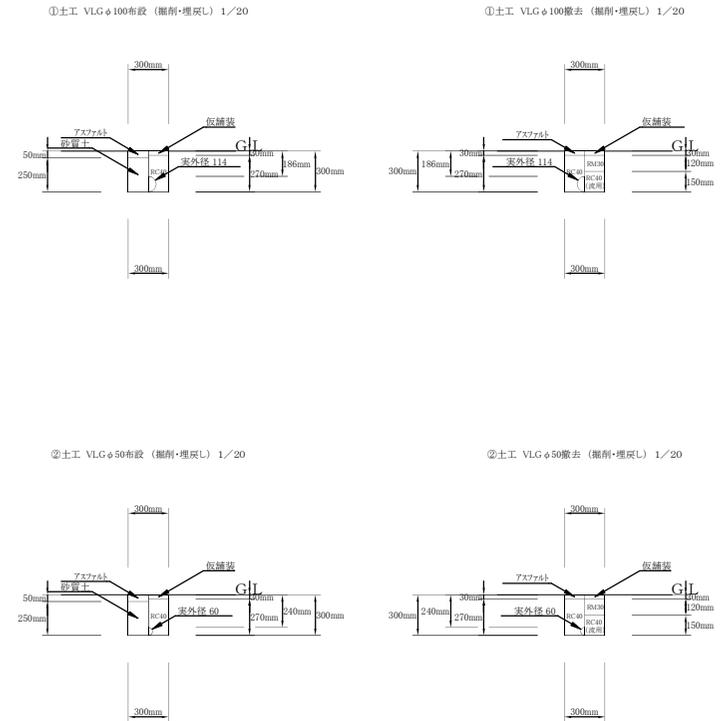


# 仮設平面図 S = 1 : 500




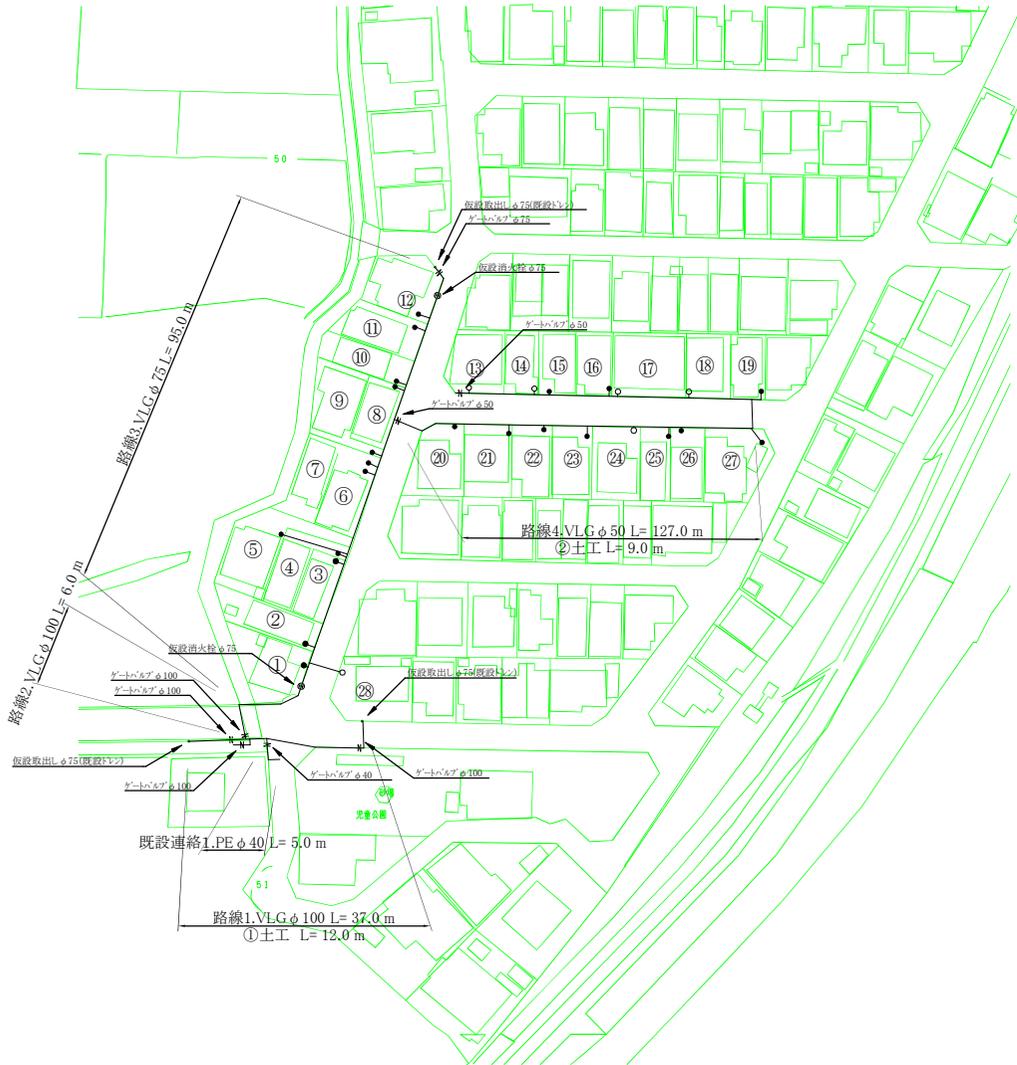

# 平面図 S = 1 : 500

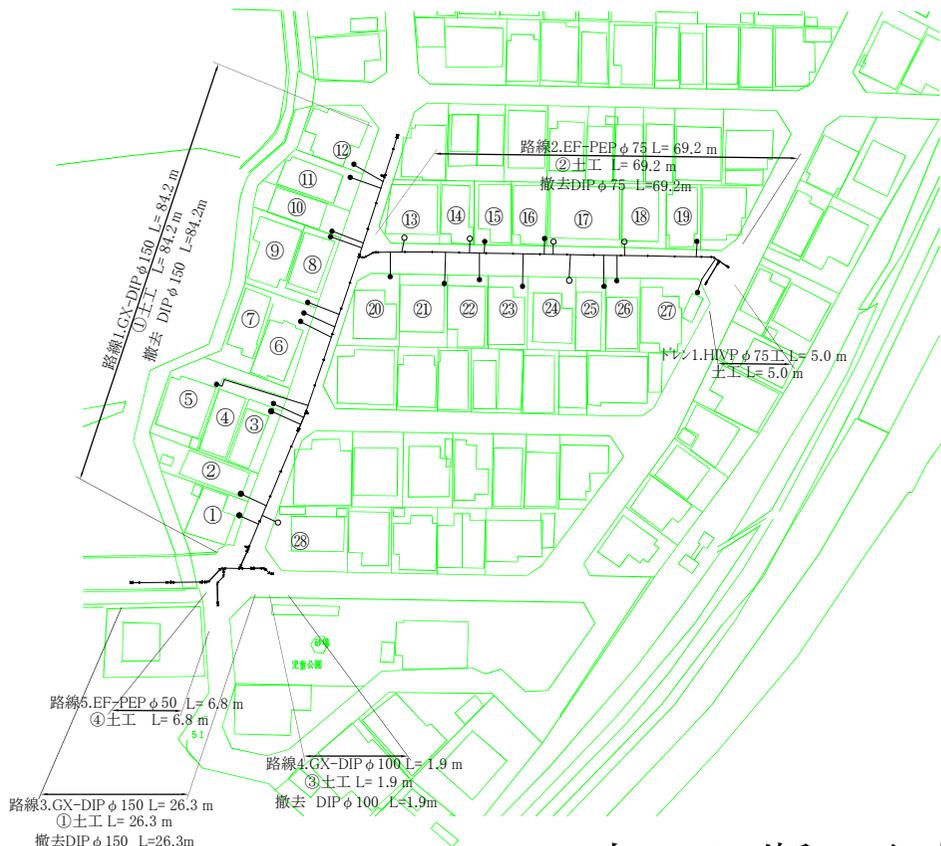

# 配管詳細図 S = No Scale

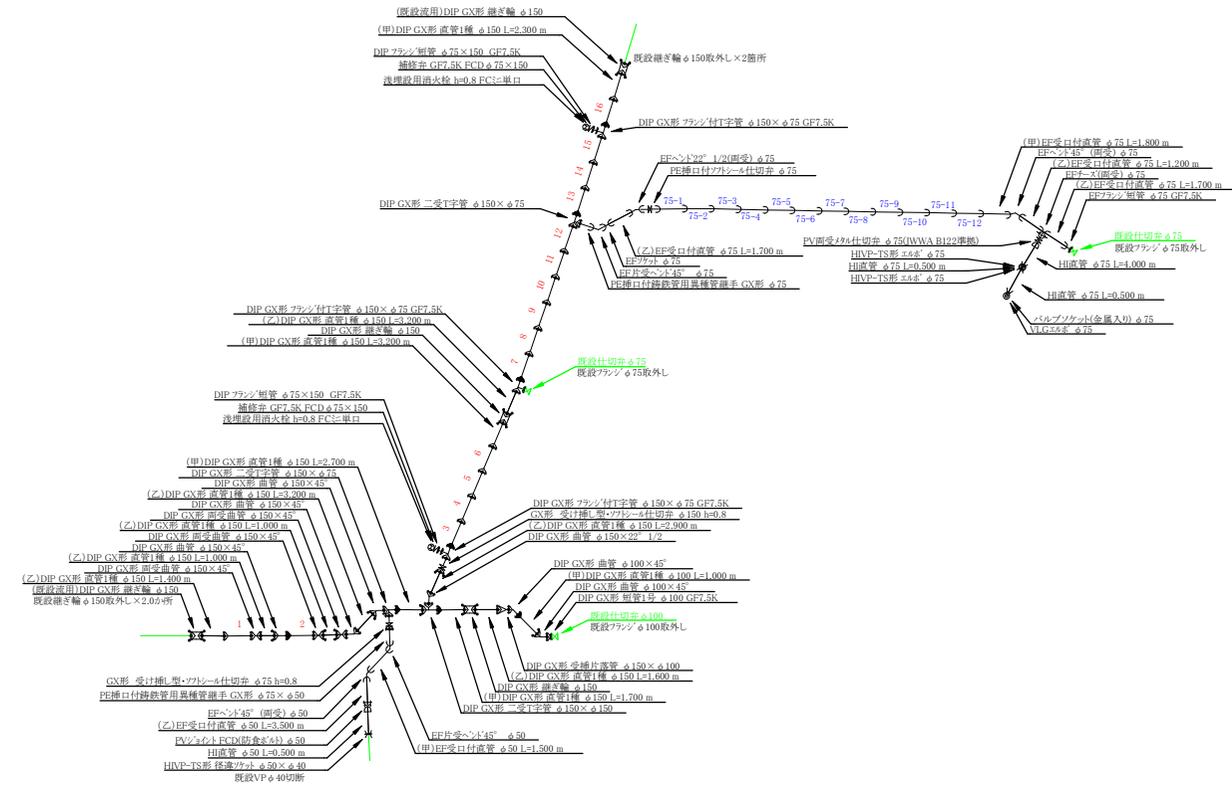





# 土工断面図 S = 1 : 20

① 土工 GX-DIP φ150 (掘削・埋戻し) 1/20  
撤去 DIP φ150

② 土工 EF-PEP φ75 (掘削・埋戻し) 1/20  
撤去 DIP φ75

③ 土工 GX-DIP φ100 (掘削・埋戻し) 1/20  
撤去 DIP φ100

④ 土工 EF-PEP φ50 (掘削・埋戻し) 1/20

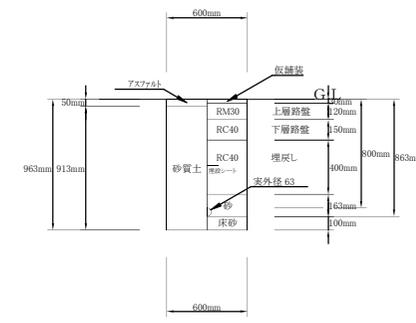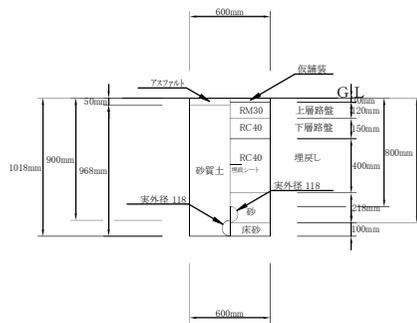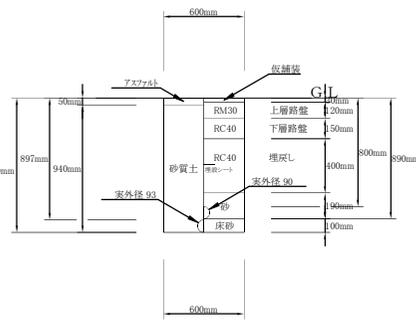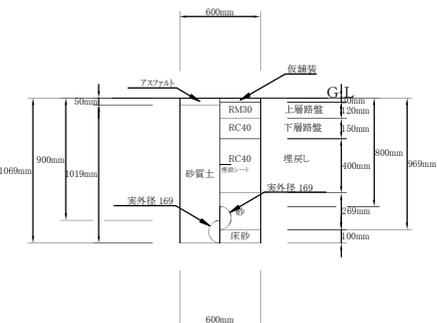

施工年度	令和6年度
工事名	配水管布設替工事(小泉町(第1工区))
工事場所	大和郡山市 小泉町 地内
図面種類	平面図、配管詳細図 土工断面図
縮尺	縮尺 図示
課長	課長 補佐
係長	係長 設計
作製	令和6年4月 図番 2/2
大和郡山市上下水道部	