




仮設平面図 S = 1 : 500

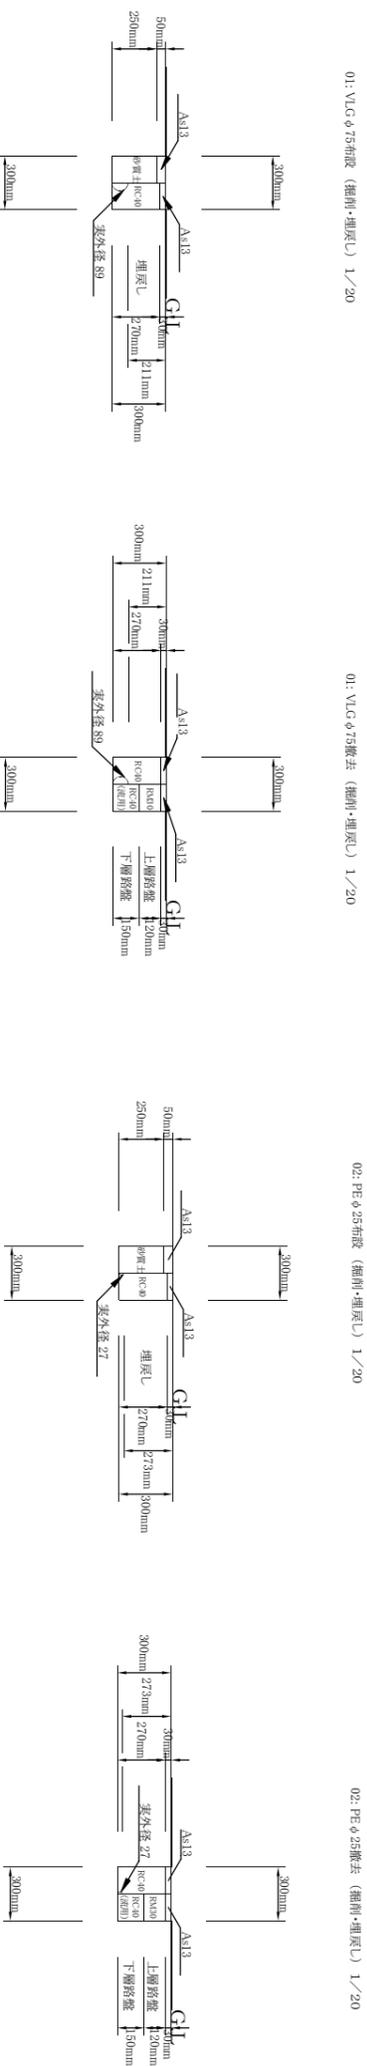

仮設土工断面 S = 1 : 20



施工年度	令和6年度		
工事名	配水管布設替工事青葉台(第1工区)		
工事場所	大和郡山市 筒井町他 地内		
図面種類	仮設平面図	縮尺	図示
課長	課長補佐	係長	設計
作製	令和6年4月	日	図番 1/2
大和郡山市上下水道部			

