


平面図



S=1:250

※既設管位置は推定です。

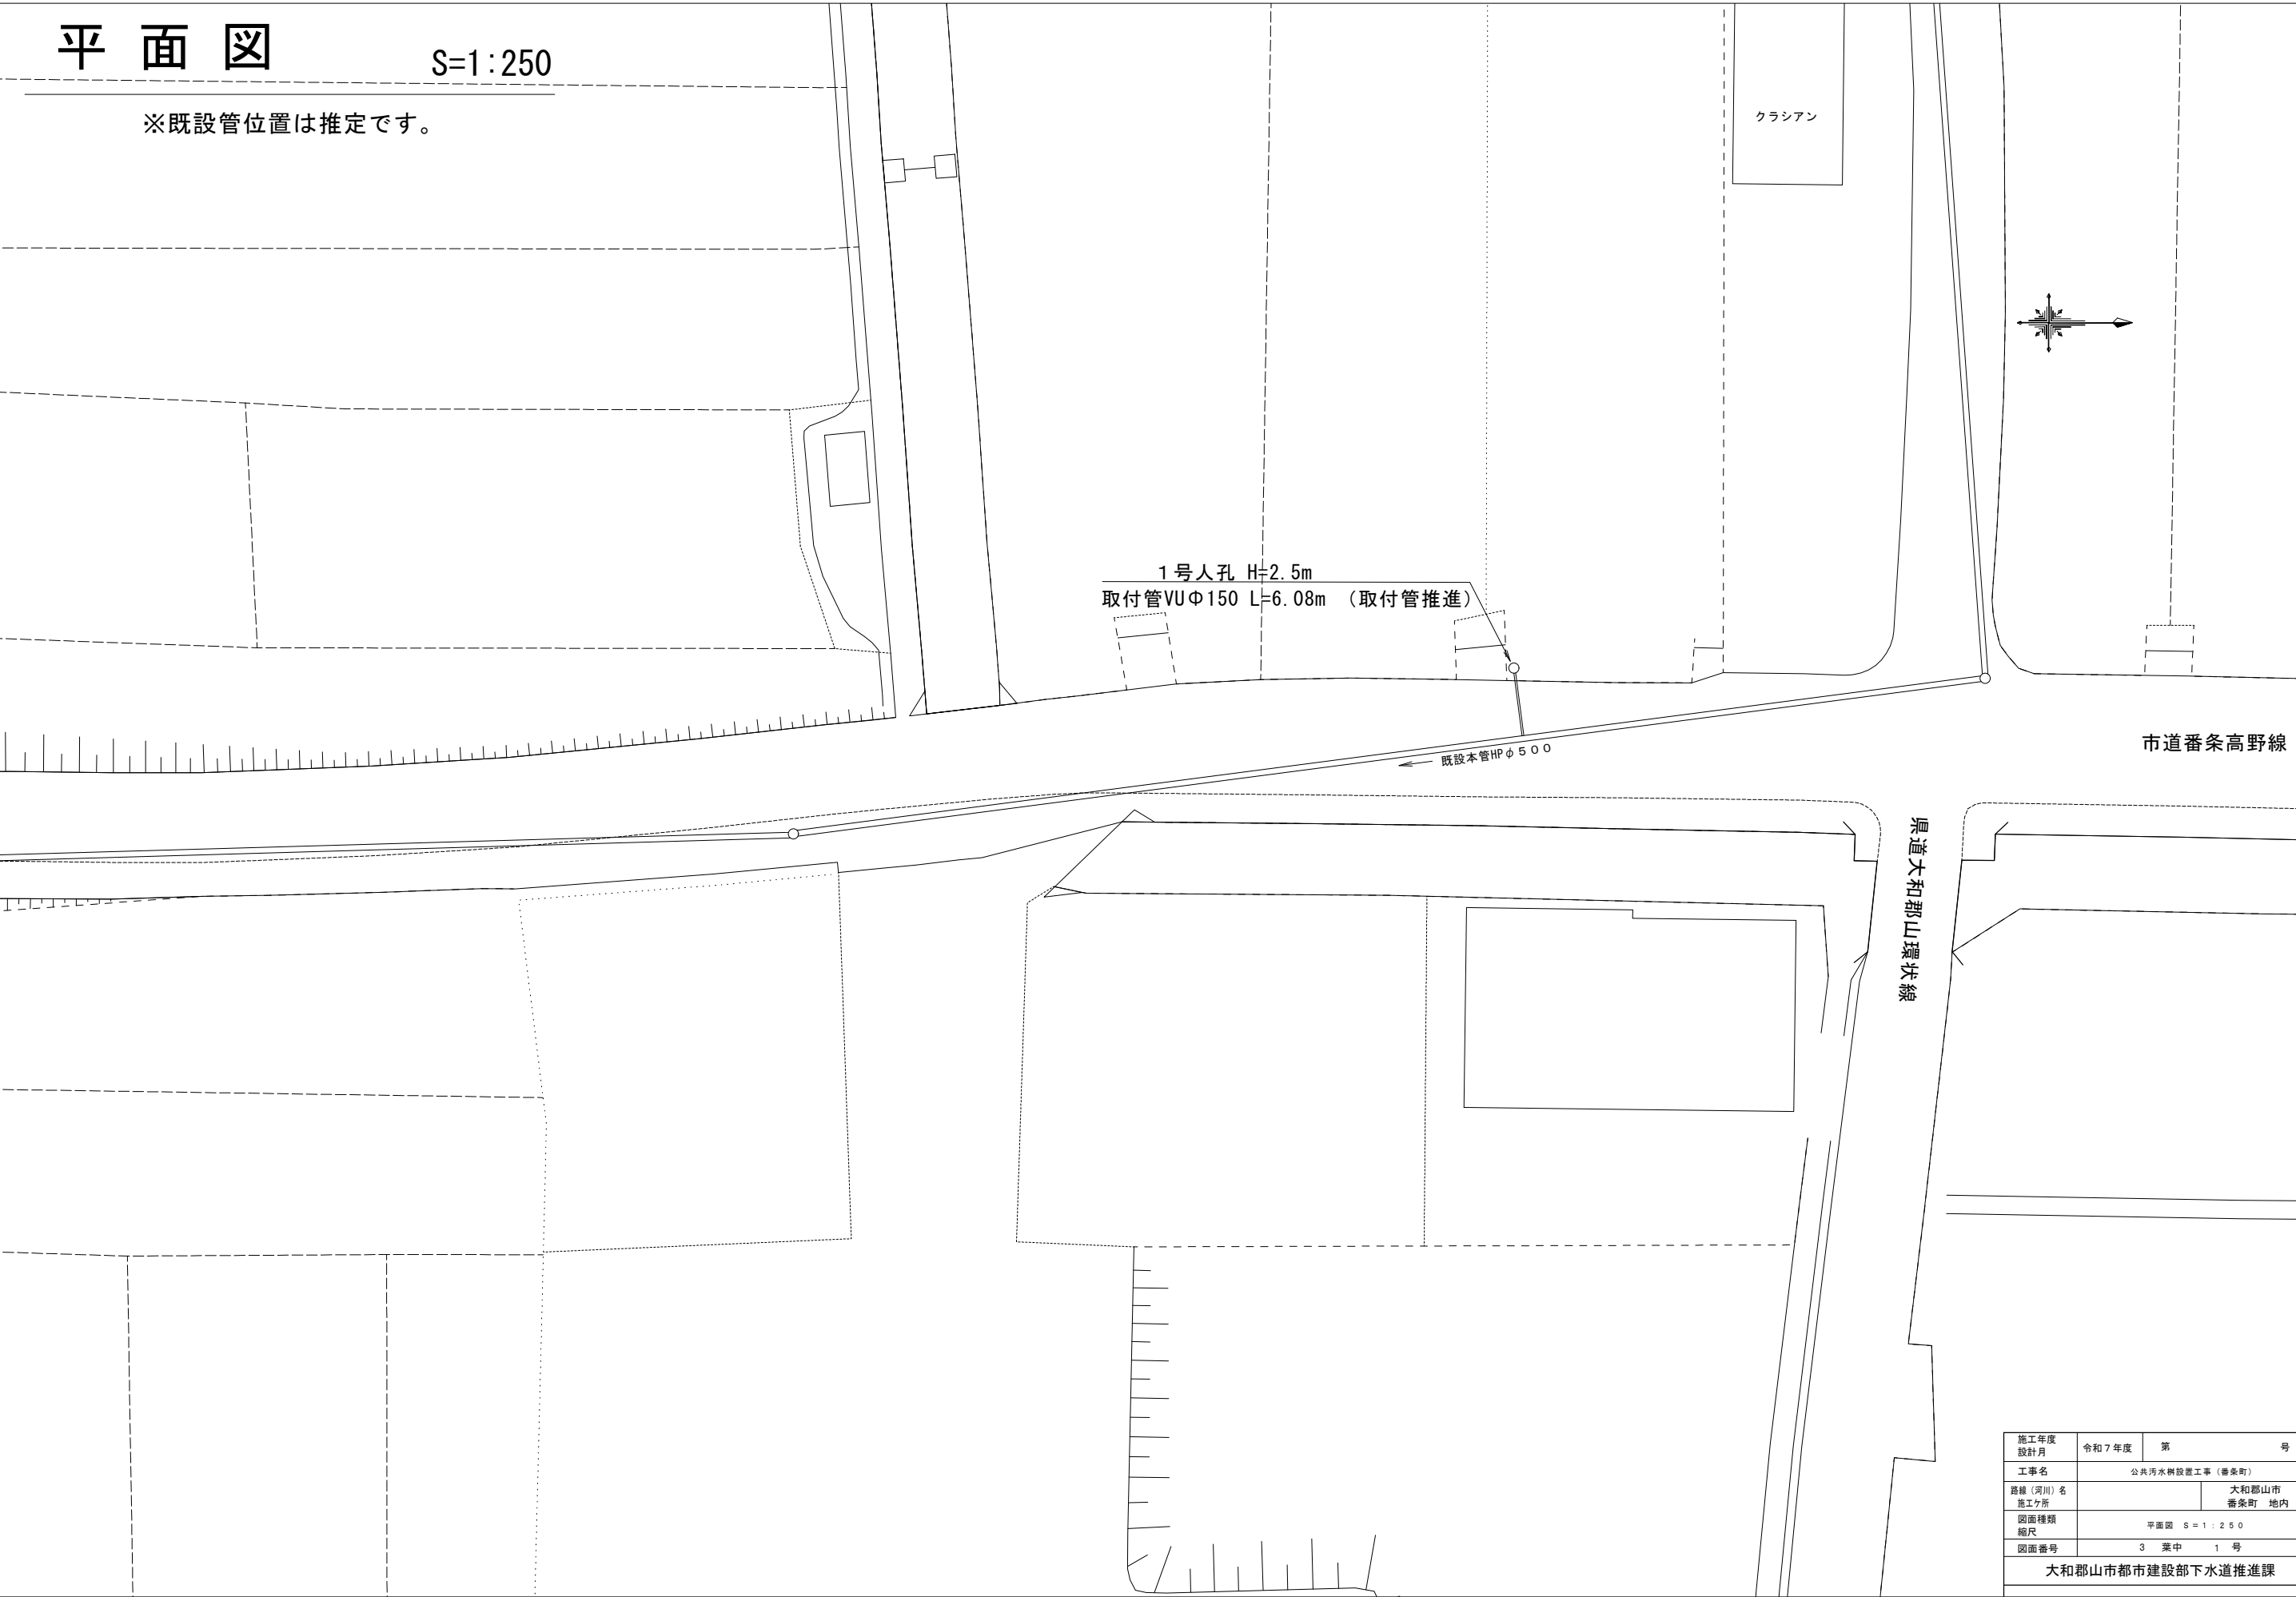

施工年度 設計月	令和7年度	第	号
工事名	公共汚水樹設置工事（番条町）		
路線（河川）名 施工箇所		大和郡山市 番条町 地内	
図面種類 縮尺	平面図 S = 1 : 250		
図面番号	3 葉中	1 号	
大和郡山市都市建設部下水道推進課			

S=1:25

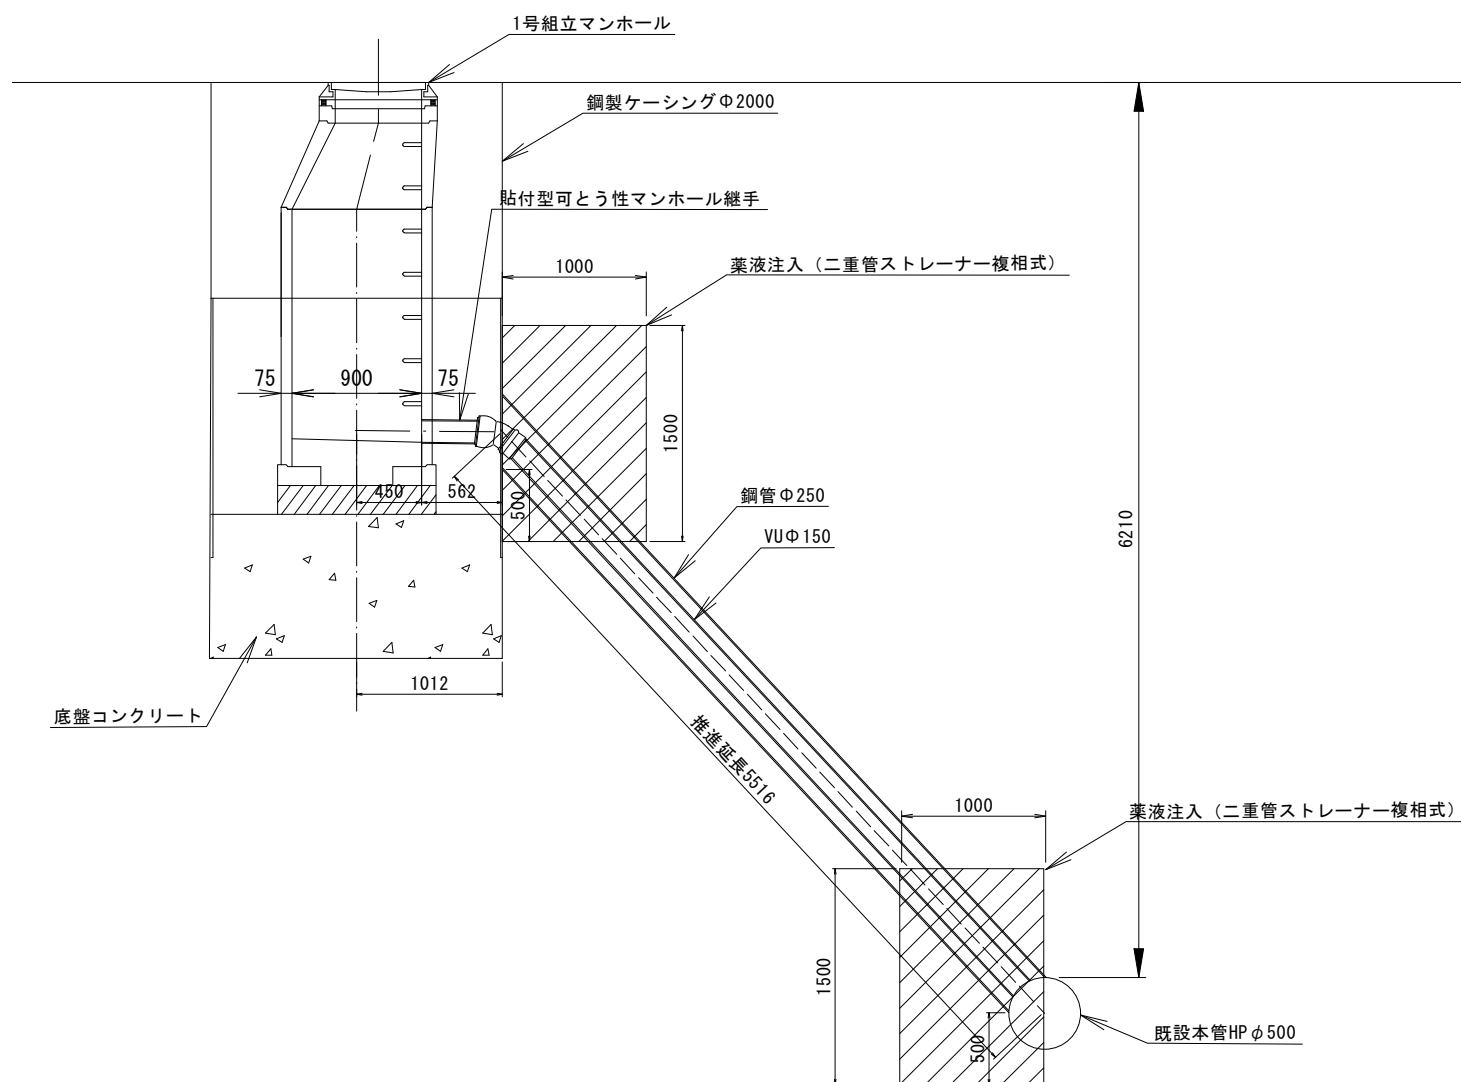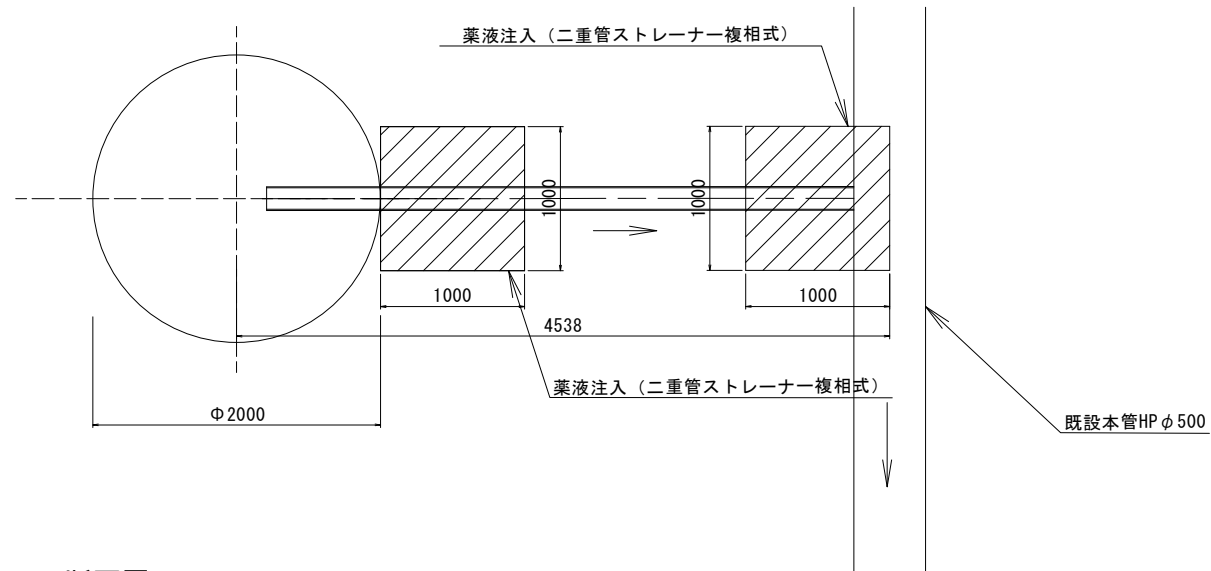

○ N=5

○ N=7

○ N=16


○ N=27

- $N=8$

○ N=26

砂混じりシルト ○ N=5


S=1:10

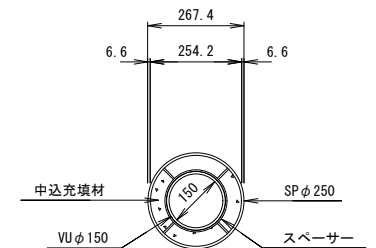

施工年度 設計年	令和 7 年度	第	号
工事名	公共汚水機設置工事（番条町）		
路線（河川）名 施工箇所		大和郡山市 番条町 地内	
図面種類 縮尺	取付管推進工詳細図 S = 図示		
図面番号	3	葉中	2 号
大和郡山市都市建設部下水道推進課			


発進立坑構造図

S=1:50

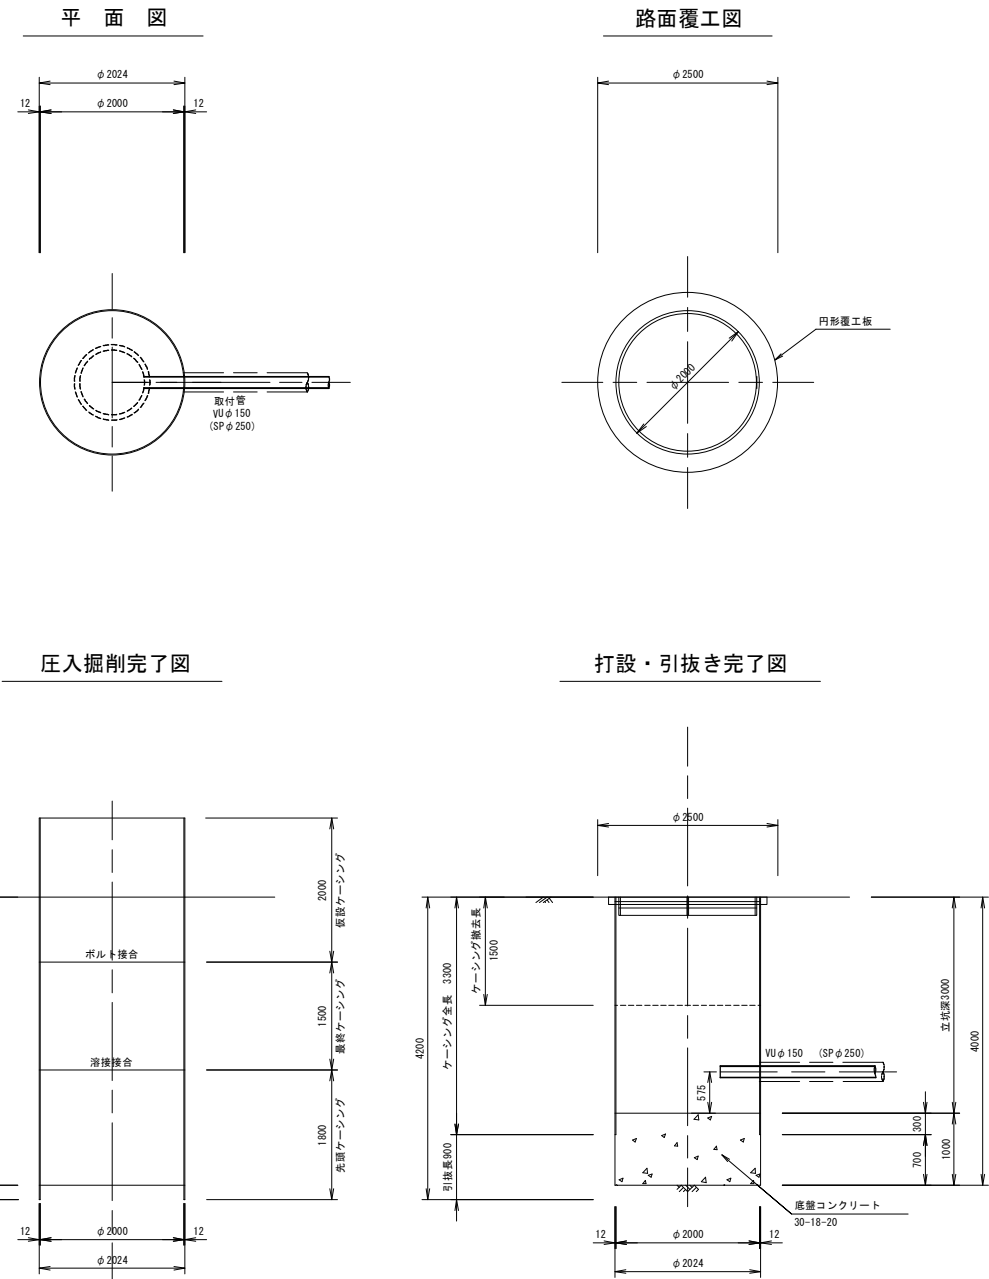

1号組立マンホール構造図

S=1:50

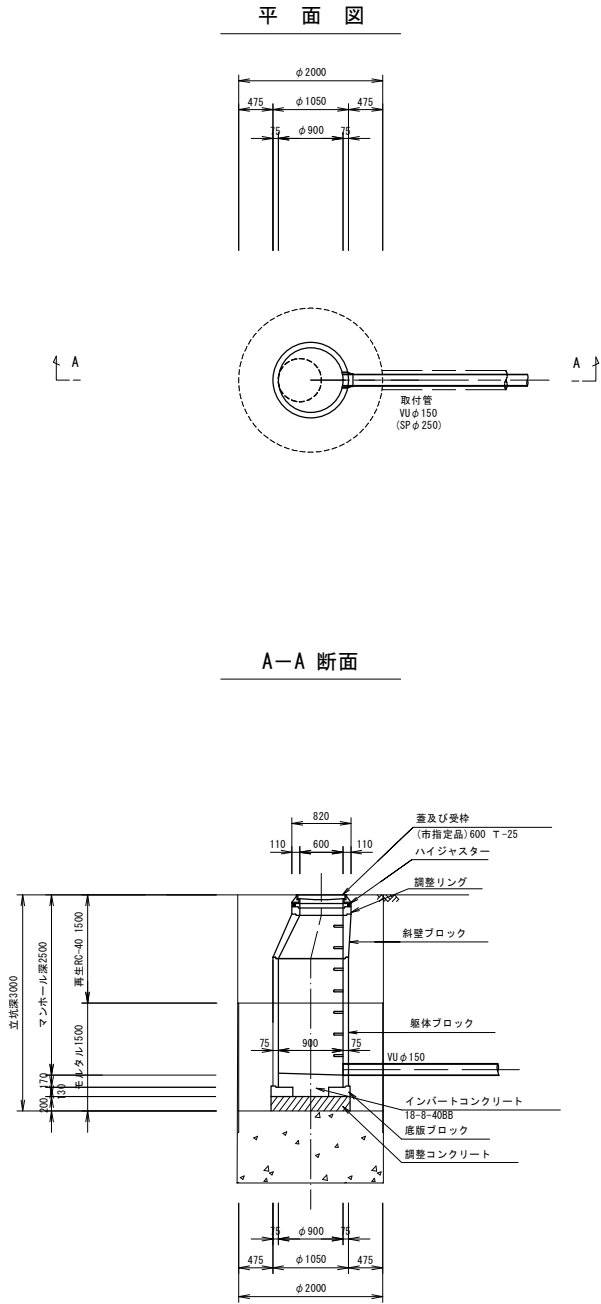

施工年度 設計月	令和7年度	第	号
工事名	公共汚水処理施設工事（番条町）		
路線（河川）名	大和郡山市 番条町 地内		
図面種類 縮尺	立坑構造図、マンホール構造図 S = 図示		
図面番号	3	葉中	3 号
大和郡山市都市建設部下水道推進課			