




平面図 S= 1/250


・寄り、深さなど管路の埋設状況が分かる様、記入してください。
・正確な縮尺が必要となります。

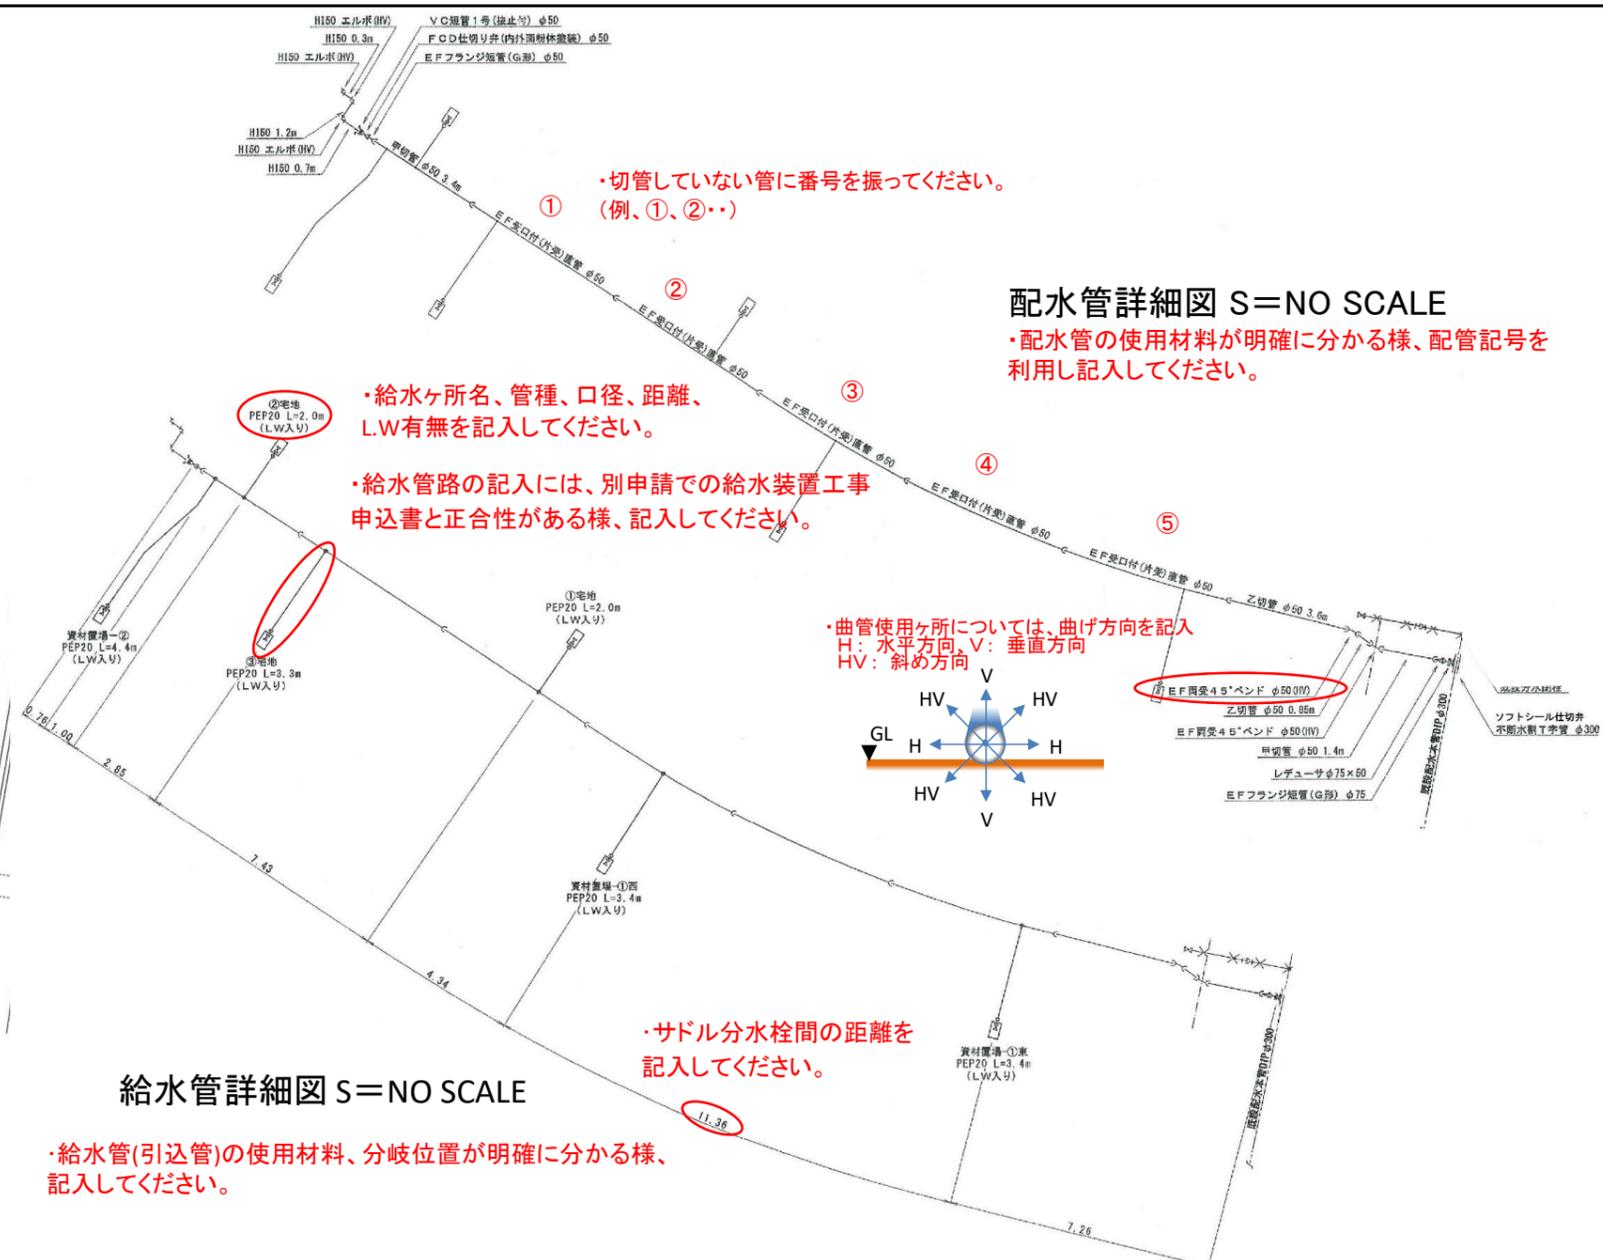

給水管詳細図 S=NO SCALE


・給水管(引込管)の使用材料、分岐位置が明確に分かる様、記入してください。

位置図 ○○-○○(ゼンリンページ数)


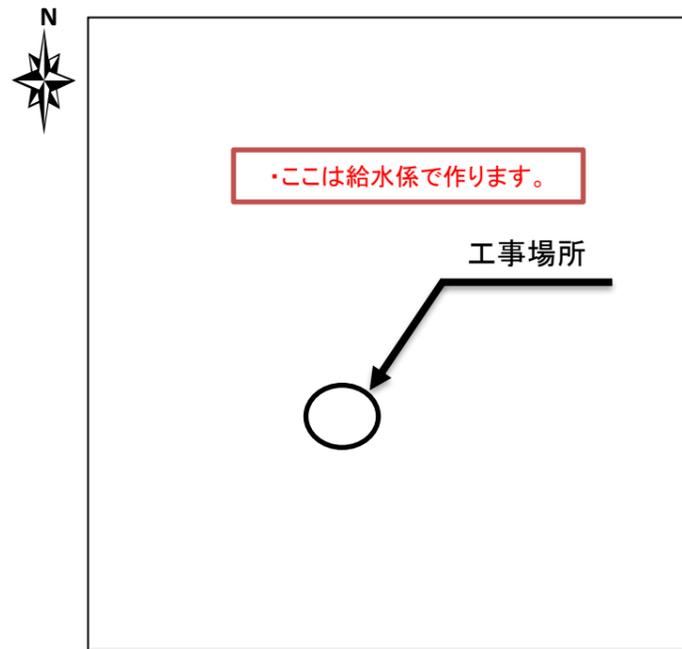


・境界明示などできるだけ永久性の高い構造物より3点のオフセット記入が必要です。

No. 2 ドレンBOX位置

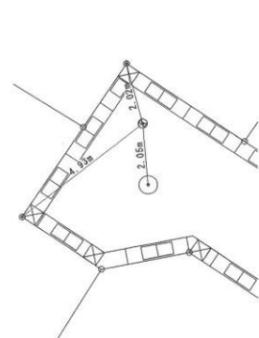

No. 1 仕切弁BOX位置

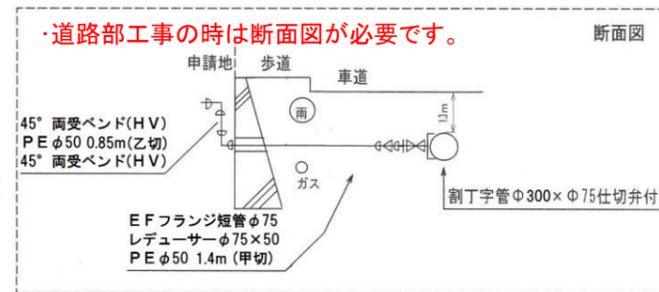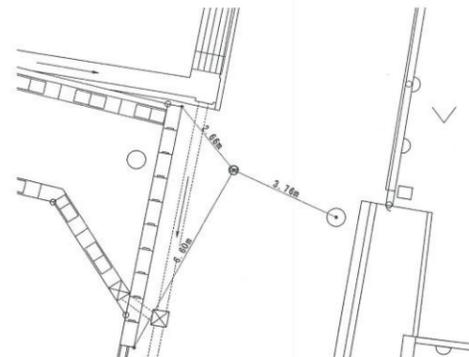

| 区間 | 工事内容 | 管種・口径 | 延長 |
|--------|----------------|----------|----------|
| A | 給水に伴う補助配水管布設工事 | PE φ50 | L= 35.0m |
| B(ドレン) | 給水に伴う排水管布設工事 | HIVP φ50 | L= 2.2m |
| | ・ここは給水係で作ります。 | | |

配水管詳細図 S=NO SCALE

・配水管の使用材料が明確に分かる様、配管記号を利用し記入してください。

| 年度 | 〇〇 | 竣工図 | | |
|--------------------|-----------------|-------|-----|--|
| 工事名 | 給水に伴う配水管布設工事 | | | |
| 工事場所 | 大和郡山市 〇〇町 〇〇-〇 | | | |
| 施工者 | ・ここは給水係で作ります。 | | | |
| 竣工年月日 | 年 月 日 | 図番 | 1-1 | |
| 監督員 | | 契約番号 | 〇 | |
| 図面種別 | 配管図・給水管図 その他() | | | |
| 大和郡山市上下水道部 工務課 給水係 | | | | |
| 原図サイズ | A1 | 縮尺 | 図示 | |
| 配管図番号 | 8-〇冊 〇〇-〇-〇〇 | | | |
| 図面管理番号 | HT〇〇-〇〇 | 図面室確認 | 印 | |
| 備考 | 宅地造成に伴う配水管布設工事 | | | |