



平面図 S = 1 : 500

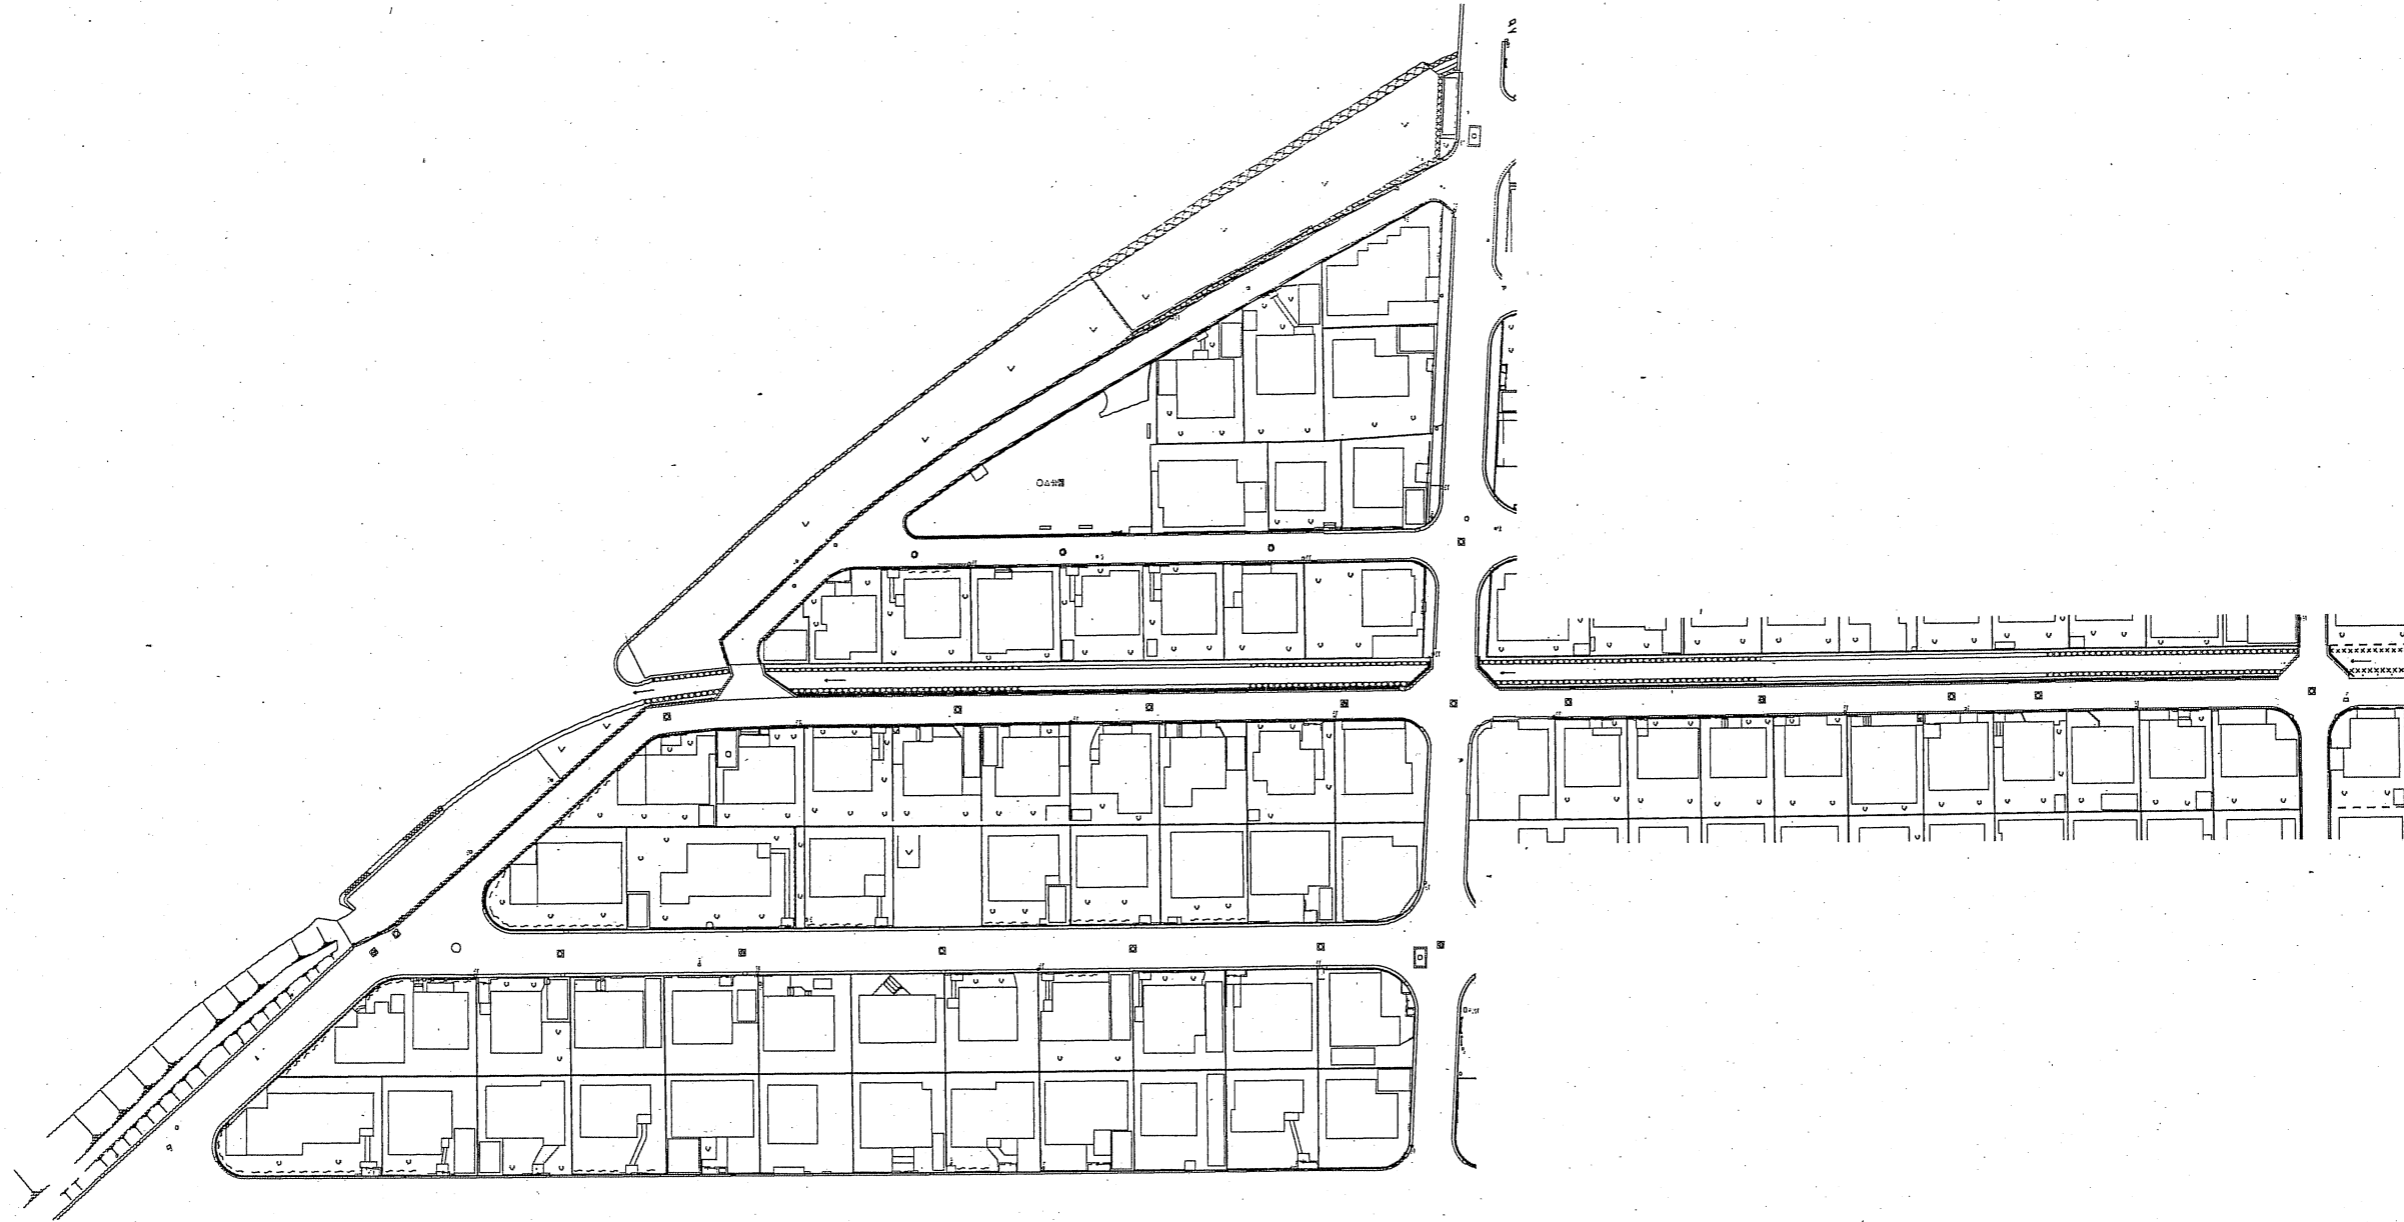

参考図 2
原図


位置図

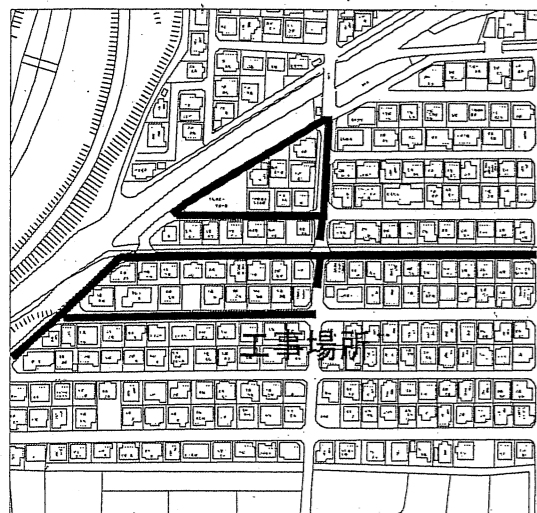

区間	工事内容	管種・口径	延長


年度	竣工図		
工事名			
工事場所	(国・県・市) 道 線		
施工者			
完成年月日	平成 年 月 日	図番	
監督員	契約番号		
図面種別			
大和郡山市上下水道部			
課 係			
原図サイズ	縮尺		
配管図番号			
図面管理番号	図面室確認	印	
備考			

平面図 S = 1 : 500


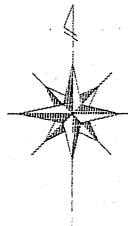


布設位置断面図 (基点)


(H) (I) 水路より

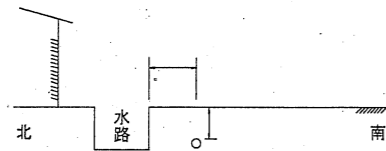


(F) (H) 川より

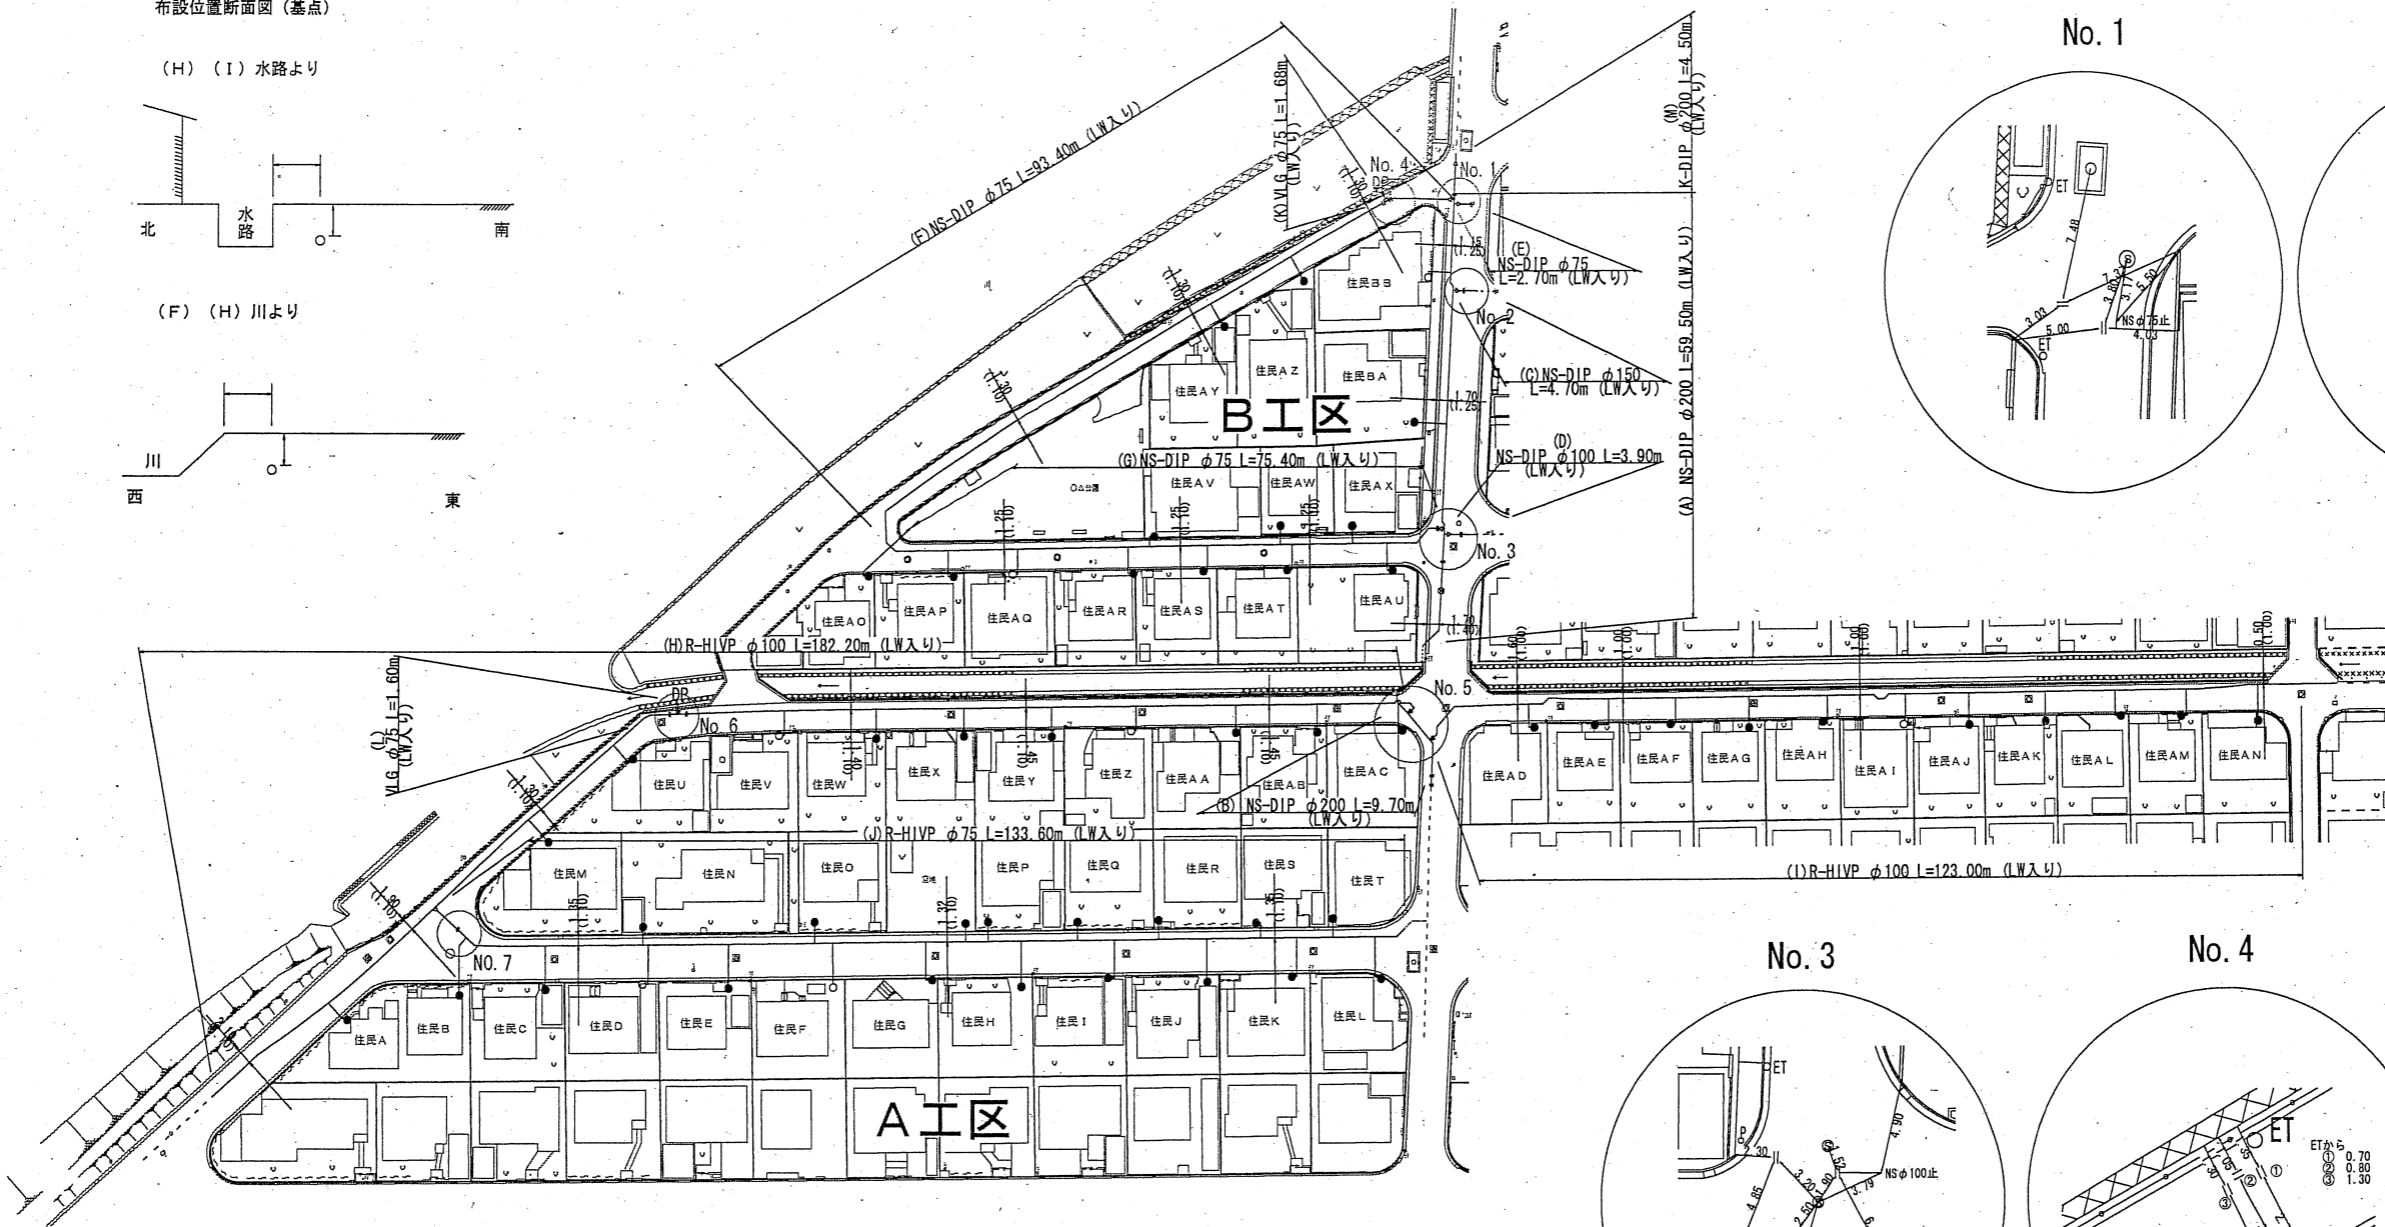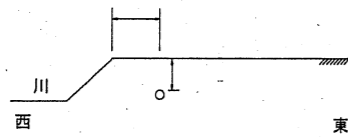


No. 1

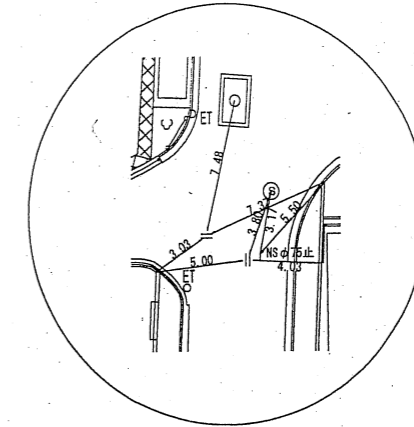


No. 2

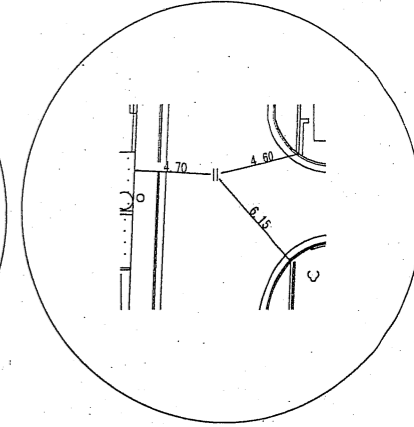

No. 3

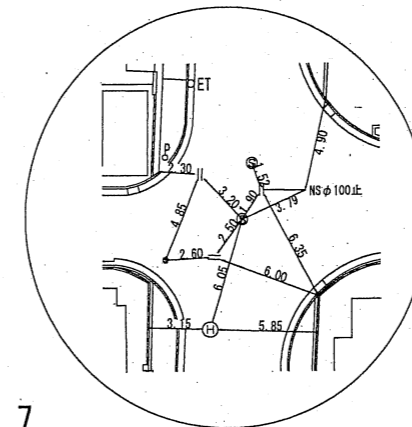


No. 4

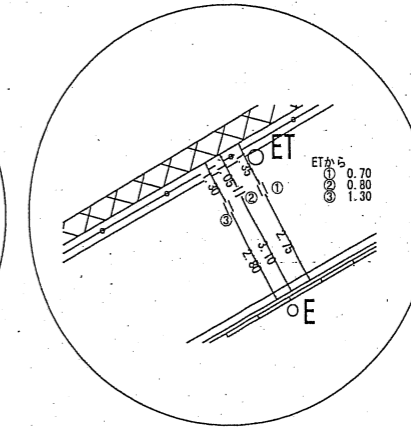


参考図 3


位置図

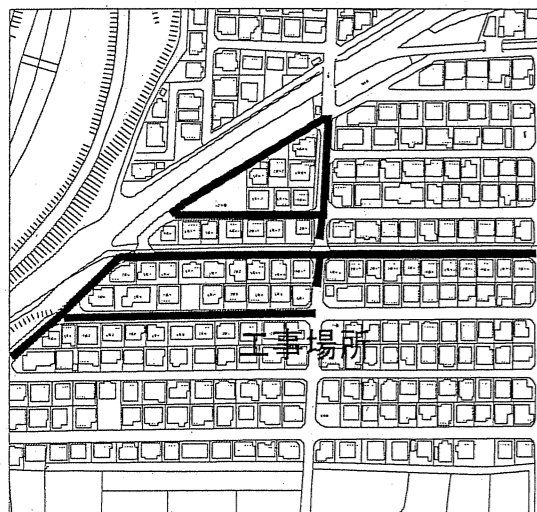


No. 5

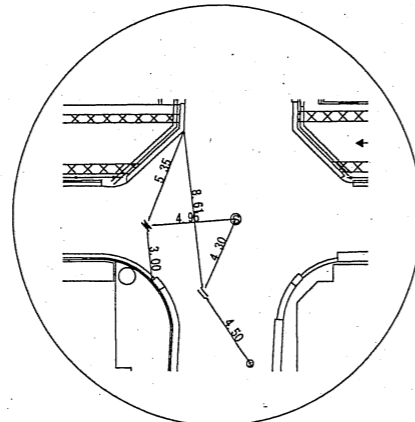

No. 6

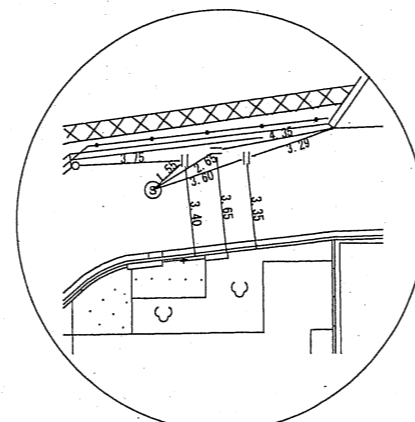






No. 7

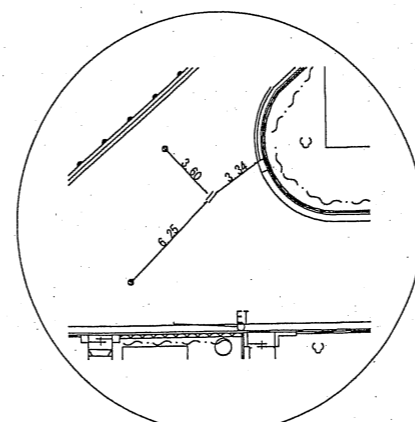



区分	工事内容	管種・口径	延長
A	配水管布設工事	NS-DIP φ200	59.50m
B	配水管布設工事	NS-DIP φ200	9.70m
C	配水管布設工事	NS-DIP φ150	4.70m
D	配水管布設工事	NS-DIP φ100	3.90m
E	配水管布設工事	NS-DIP φ75	2.70m
F	配水管布設工事	NS-DIP φ75	93.40m
G	配水管布設工事	NS-DIP φ75	75.40m
H	配水管布設工事	R-HIVP φ100	182.20m
I	配水管布設工事	R-HIVP φ100	123.00m
J	配水管布設工事	R-HIVP φ75	133.60m
K	排泥管布設工事	VLG φ75	1.68m
L	排泥管布設工事	VLG φ75	1.60m
M	配水管布設工事	K-DIP φ200	4.50m

年度	竣工	図
○△	○△	○△
工事名 下水道工事に伴う配水管布設工事 (第1工区) その1, その2, そのA, そのB		
工事場所 大和郡山市 ○△ 町 地内 (国・県・市) 道		
施工者 (株) ○△ 設備 印		
完成年月日 平成○△年○月○日 図番 1/4		
監督員 水道 太郎 印 契約番号 ○△		
図面種別 配管図		
大和郡山市上下水道部 工務課 ○△ 係		
原図サイズ A1 縮尺 1:500		
配管図番号 05-1-14 05-1-15 05-1-19		
図面管理番号 HO△-○△ 図面確認 印		
備考		

配管布設図 (B工区)

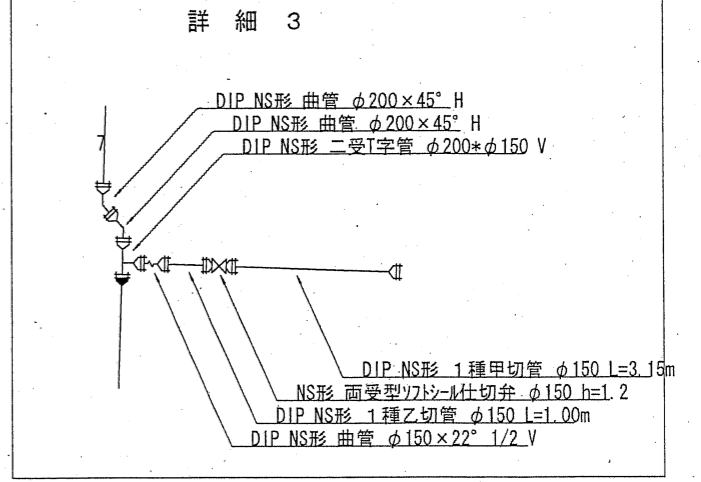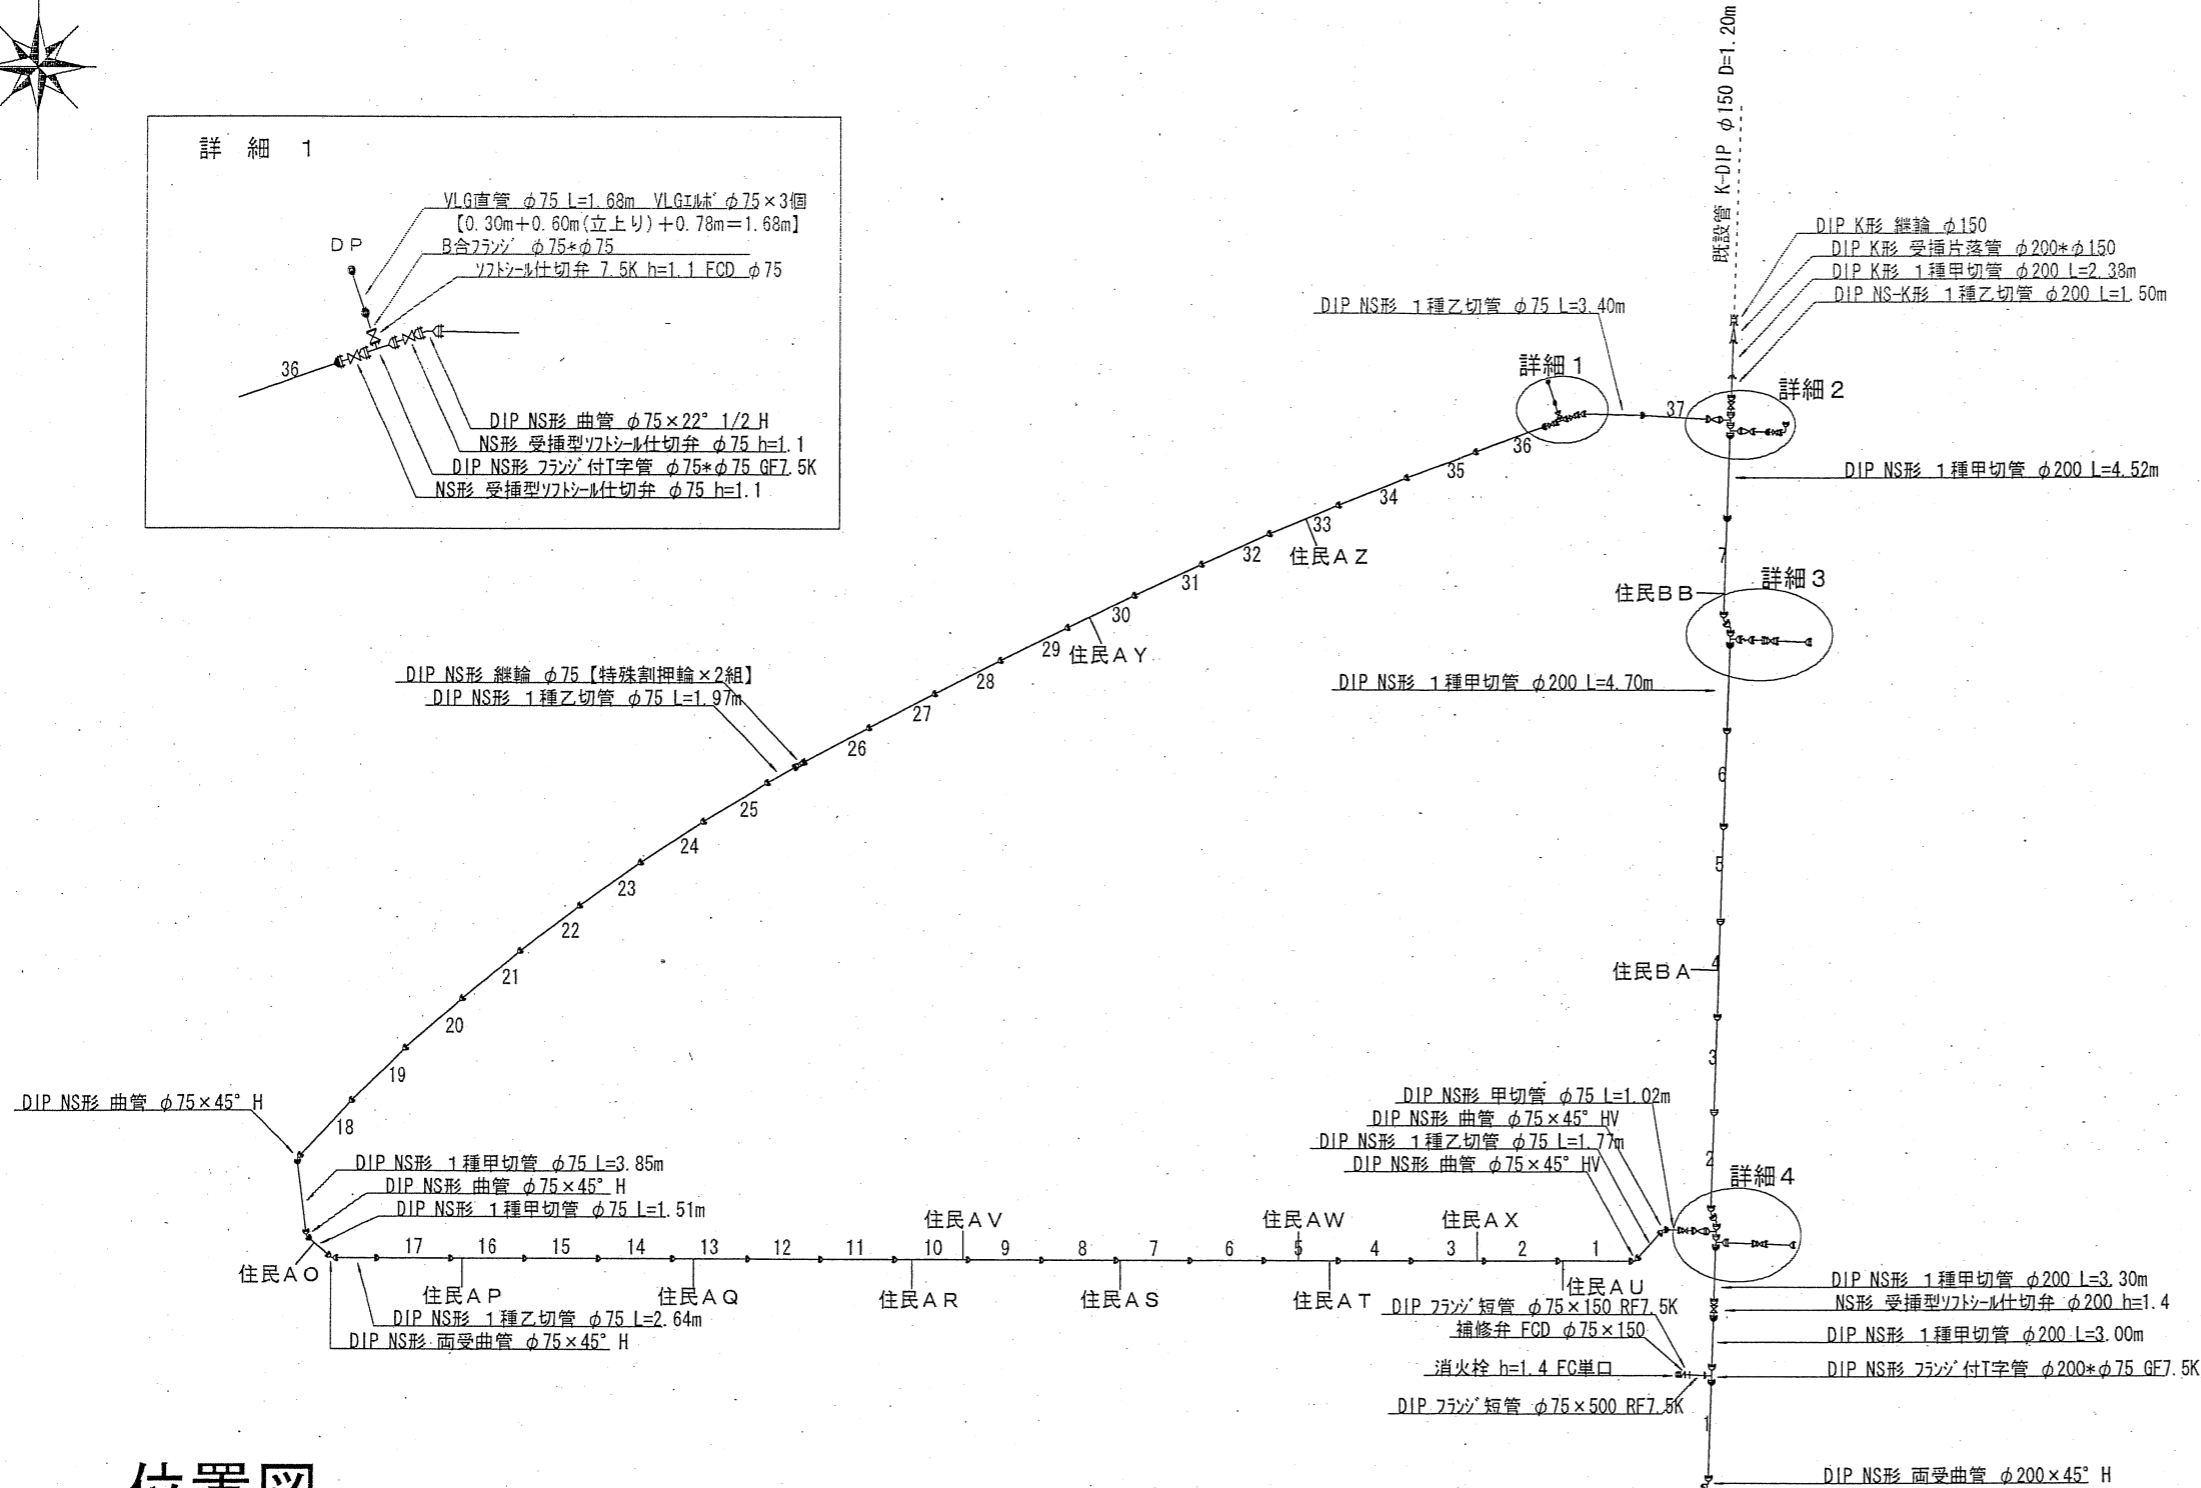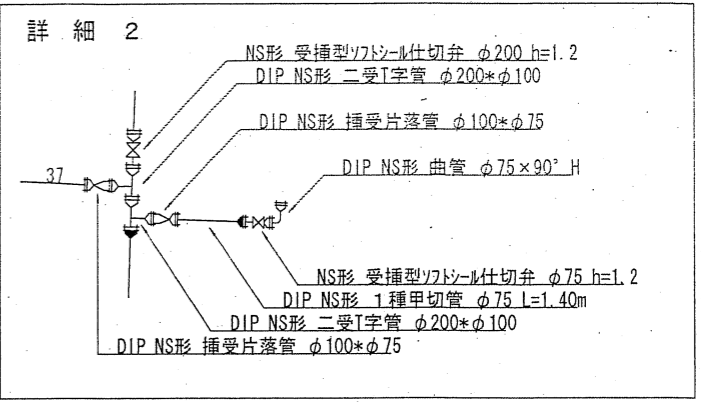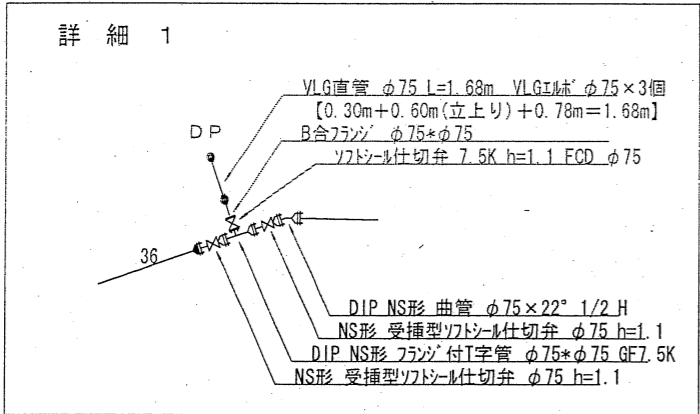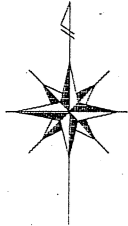

位置図

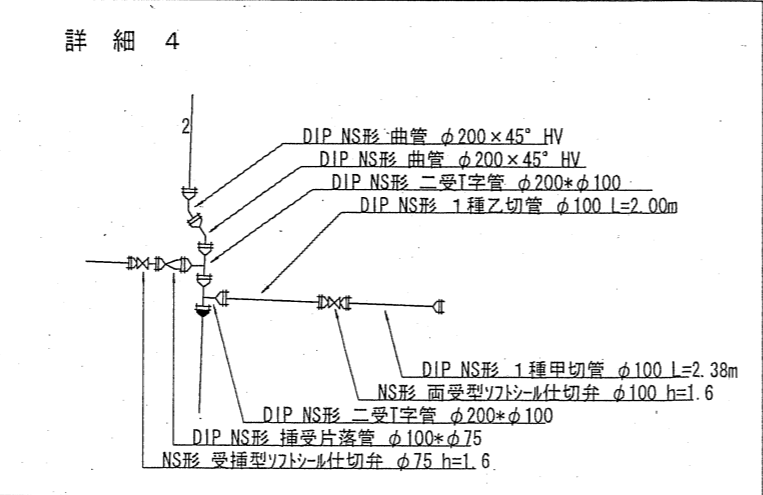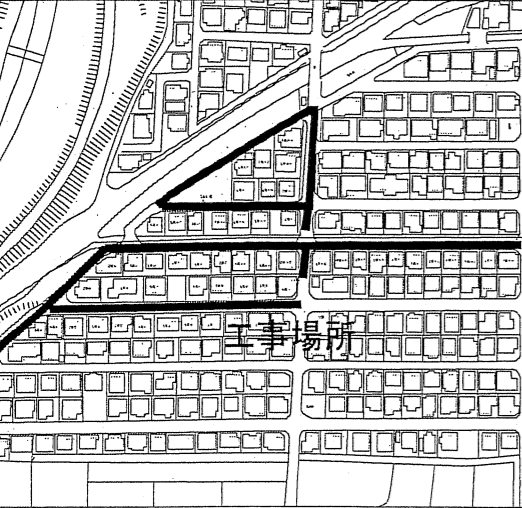

区間	工事内容	管種・口径	延長
A	配水管布設工事	NS-DIP φ200	59.50m
B	配水管布設工事	NS-DIP φ200	9.70m
C	配水管布設工事	NS-DIP φ150	4.70m
D	配水管布設工事	NS-DIP φ100	3.90m
E	配水管布設工事	NS-DIP φ75	2.70m
F	配水管布設工事	NS-DIP φ75	93.40m
G	配水管布設工事	NS-DIP φ75	75.40m
H	配水管布設工事	R-HIVP φ100	182.20m
I	配水管布設工事	R-HIVP φ100	123.00m
J	配水管布設工事	R-HIVP φ75	133.60m
K	排泥管布設工事	VLG φ75	1.68m
L	排泥管布設工事	VLG φ75	1.60m
M	配水管布設工事	K-DIP φ200	4.50m

年度	竣工	図
○△	竣工	図
工事名 下水道工事に伴う配水管布設工事 <small>(第1工区)その1.その2.そのA.そのB</small>		
工事場所 大和郡山市 ○△ 町 地内 <small>(区・番・市) 道</small>		
施工者 ㈱ ○△ 設備 印		
完成年月日 平成○△年○月○△日 図番 3/4		
監督員 水道 太郎 印 契約番号 ○△		
図面種別 配管図 (B工区)		
大和郡山市上下水道部 工務課 ○△係		
原図サイズ A1 縮尺 1:500		
配管図番号 05-1-14 05-1-15 05-1-19		
図面管理番号 H○△-○△ 図面確認 印		
備考		

